
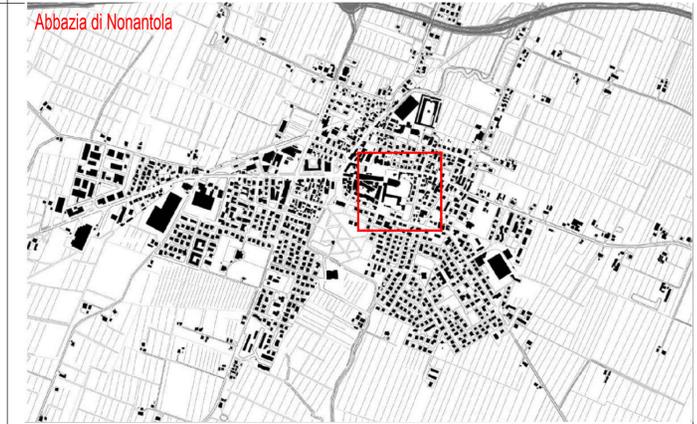


PARTICOLARE COSTRUTTIVO: SEZIONE POZZETTO

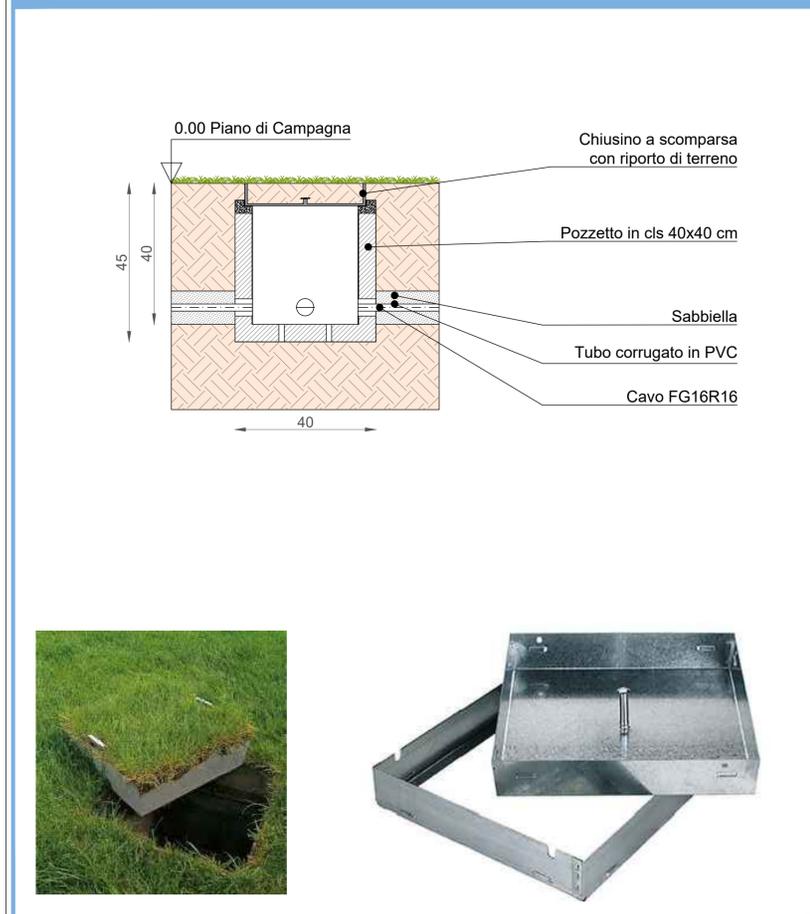

LEGENDA INTERVENTI EDILI

- Punti luce esistenti / in progetto
- Sostituzione con nuovo plinto 50x50cm e palo conico h 4m
- Sostituzione con nuovo plinto 50x50cm e palo in stile storico h 6m
- Pozzetto di spezione esistente
- Nuovo Pozzetto di ispezione in cls con botola a riempimento (a scomparsa) 40x40cm
- Installazione di nuovo trasformatore per Strip Led

LEGENDA QUADRI ELETTRICI E LINEE

- QE Quadro elettrico esistente
- QE Nuovo Quadro elettrico
- SQ Nuovo centralino elettrico di sezionamento con regolatore, in bauletto verniciato per inserimento nel contesto
- Linea IP interrata in terreno vegetale esistente
- Linea IP interrata in terreno vegetale di progetto
- Linea IP a parete in cavo minerale o tubazione di rame (Lavorazione soggetta a confronto con il museo e con la Curia)

* La derivazione dall'impianto IP esistente per gli incassi a terra sarà definita e concordata in cantiere con il gestore

COMUNE DI NONANTOLA
Provincia di Modena

COMUNE DI NONANTOLA

PROGETTO "GIUBILEO DELLA LUCE"
PROGETTO DI ILLUMINAZIONE ARTISTICA DEL COMPLESSO DELL'ABBAZIA DI NONANTOLA - ILLUMINAZIONE DELLE FACCIATE SULLE AREE PUBBLICHE E VALORIZZAZIONE DELLE AREE VERDI LIMITROFE ALL'ABBAZIA. PROVINCIA DI MODENA
COMMITTENTE: COMUNE DI NONANTOLA

PROGETTO DI ILLUMINAZIONE MONUMENTALE
Comune di Nonantola

AESS - AGENZIA PER L'ENERGIA E LO SVILUPPO SOSTENIBILE
RESTART PROGETTI STUDIO ASSOCIATO - NOVELLARA (RE)
Responsabile progetto: p.l. Bellini Simone
Progettista: Arch. Barbara Stefani

Progetto: DEFINITIVO/ESE

Filza: 3039

Titolo: Progetto di illuminazione artistica: Abbazia di Nonantola Interventi edili, particolari costruttivi e impianto elettrico

Tavola N.: 04def

Scala: 1:500

Nome file:

Rev. n	Descrizione	Data
3		
2		
1	POST PROVE ILLUMINOTECNICHE E AUTORIZZAZIONE SOVRINTENDENZA	ottobre 2019
0	PRIMA EMISSIONE	marzo 2019
Rev. n	Descrizione	Data

Tabella Revisioni