





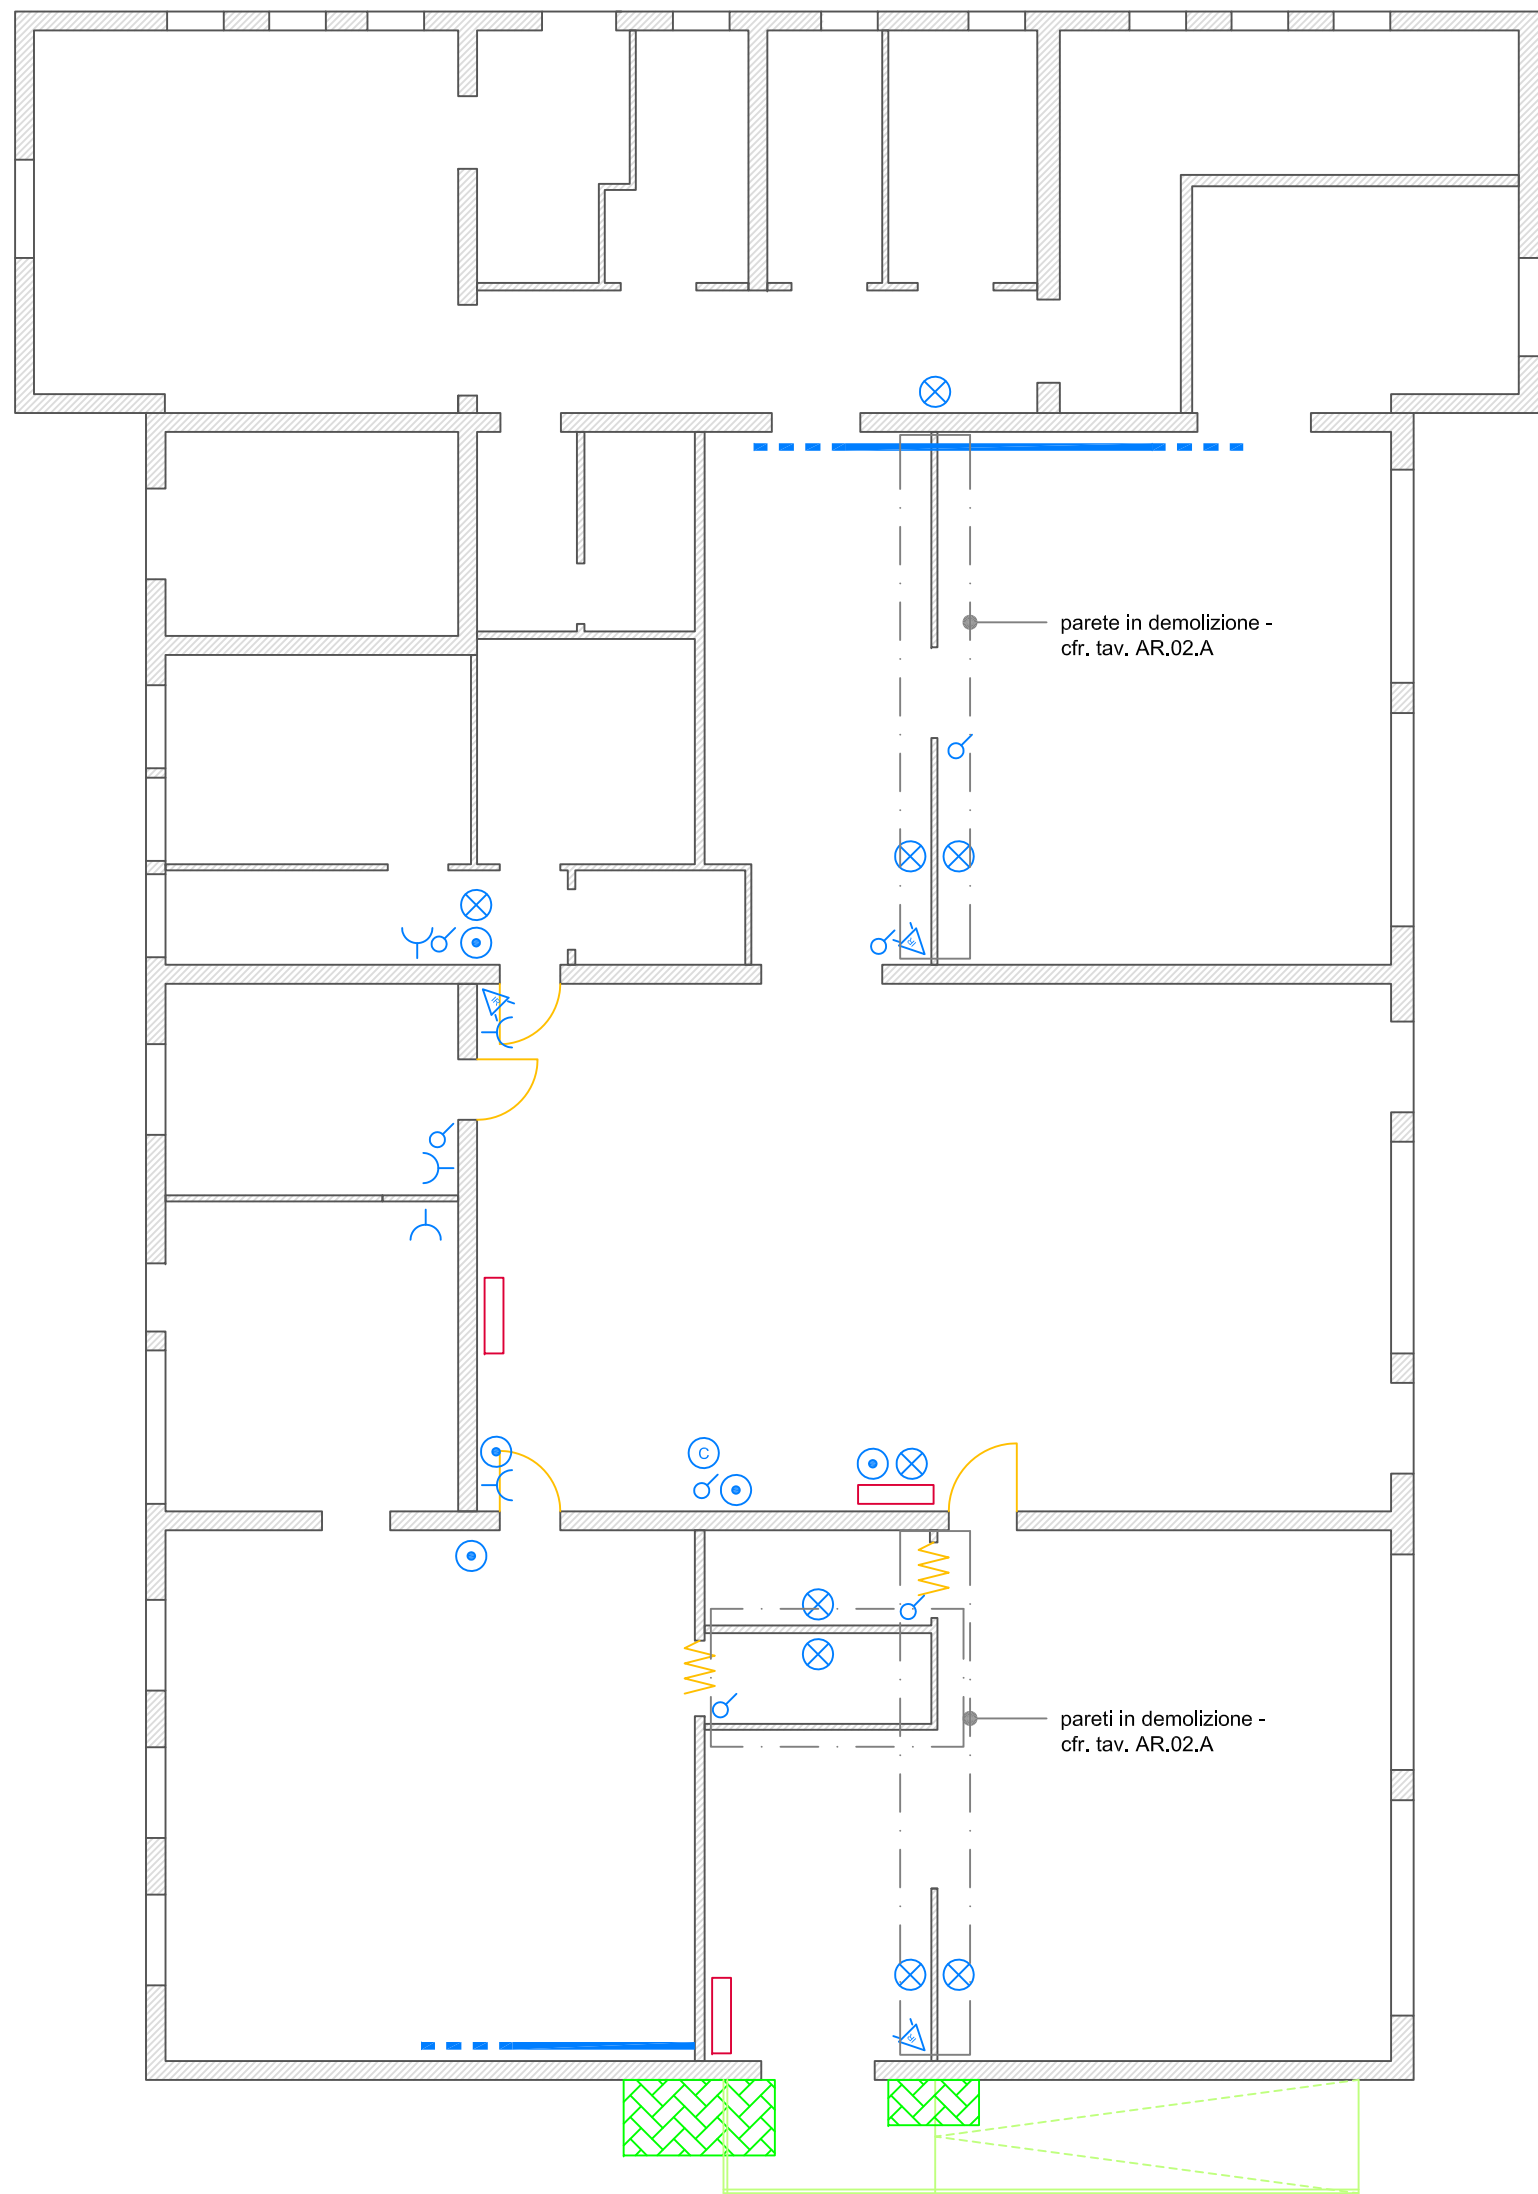

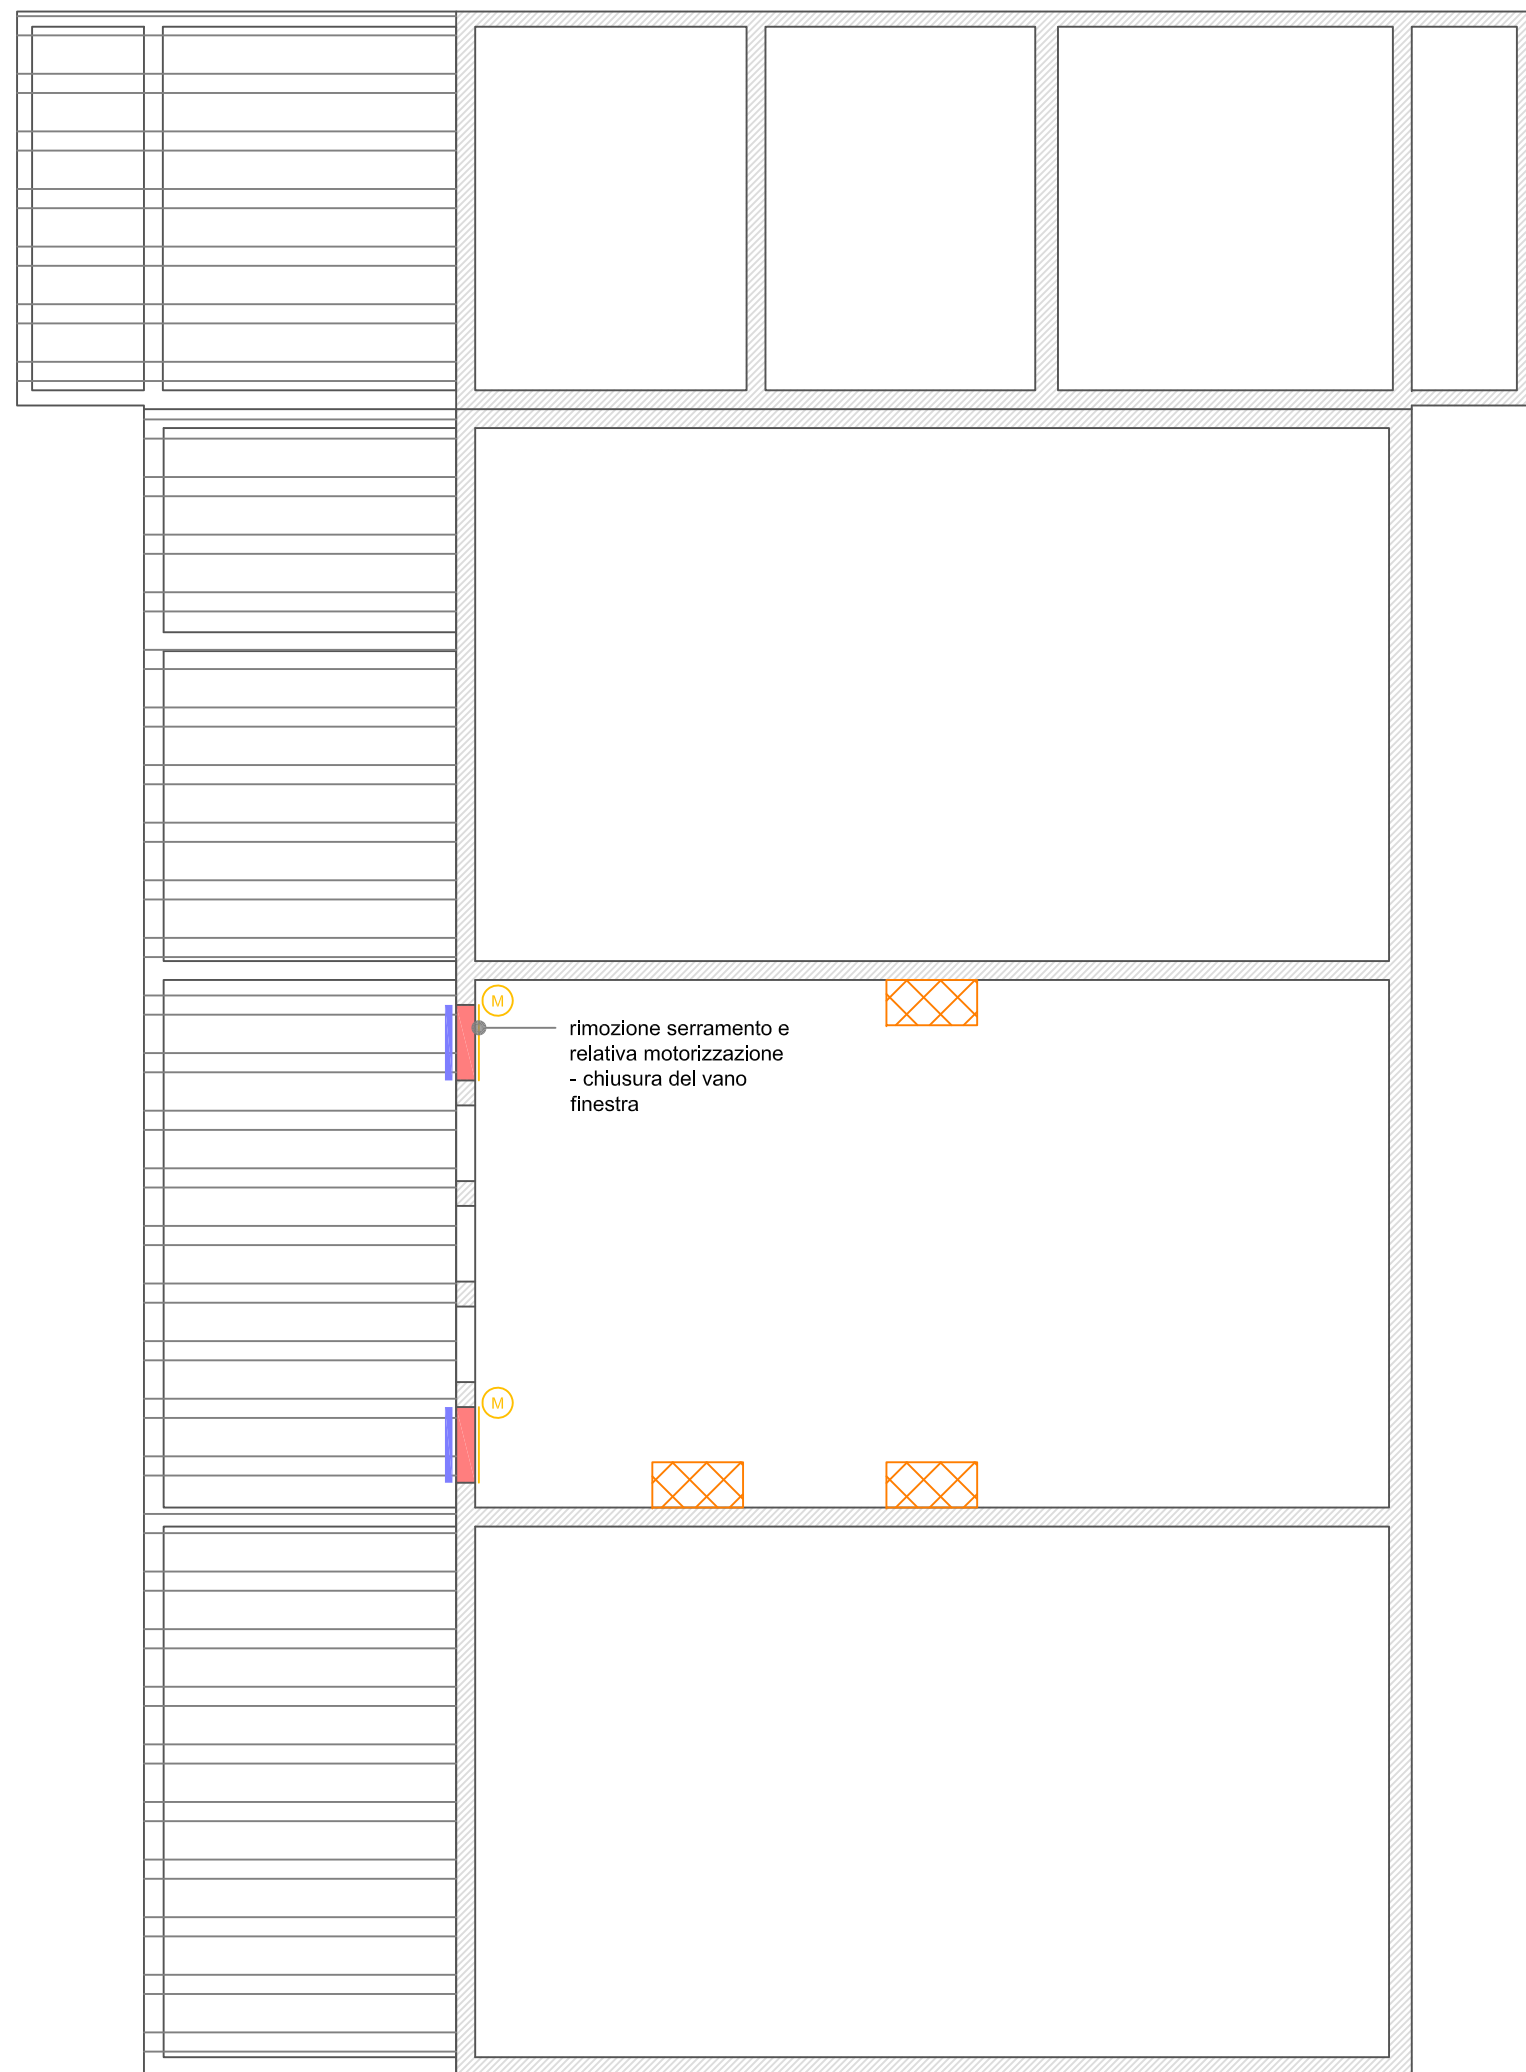

**PIANTA PIANO TERRA**  
scala 1:100


 



**PIANTA PIANO COPERTURA**  
scala 1:100



SIMBOLO	CODICE ARTICOLO	DESCRIZIONE VOCE	QUANTITA'
	IM.001.(A)	Smontaggio e ricollocaimento in opera di componenti elettrici presenti sulle strutture oggetto di lavori - compresi componenti in traccia interni alle strutture in demolizione	corpo
	IM.001.(A)	Smontaggio e ricollocaimento in opera di radiatori e relativi elementi di protezione - compresa messa in esercizio dell'impianto a fine lavori	corpo
	IM.001.(A)	Tubazioni esistenti passanti o inserite nelle pareti da proteggere e mantenere in opera senza lavori	corpo

SIMBOLO	CODICE ARTICOLO	DESCRIZIONE VOCE	QUANTITA'
	ED.007.(A)	Smontaggio e ricollocamento in opera di rampa metallica per disabili esistente	corpo
	ED.007.(A)	Rimozione con recupero e successivo ricollocamento in opera di elementi autobloccanti in calcestruzzo - compreso scavo localizzato per realizzazione di interventi su porzioni di parete esterna	corpo
	ED.006.(A)	Smontaggio e ricollocamento in opera di serramenti di qualsiasi tipo interferenti con le lavorazioni - compresi sopra-luce	corpo

SIMBOLO	CODICE ARTICOLO	DESCRIZIONE VOCE	QUANTITA'
	ED.006.(A)	Chiusura vano finestra con muratura in mattoni semipieni - comprese demolizioni localizzate per ammorsamenti	corpo
	ED.006.(A)	Intonacatura e tinteggiatura interna ed esterna	corpo
	ED.006.(A)	Interventi localizzati di modifica al controsoffitto - compresi smontaggi e adattamenti alla nuova configurazione geometrica della parete dopo i lavori	corpo

		COMUNE DI NONANTOLA	
<b>INTERVENTI DI RIPARAZIONE CON MIGLIORAMENTO SISMICO DELLA SCUOLA D'INFANZIA "DON A.P.ANSALONI"</b>		REGIONE: EMILIA ROMAGNA	
		PROVINCIA: MODENA	
		COMUNE: NONANTOLA	
TITOLO : opere edili accessorie agli interventi strutturali - smontaggio e ricollocamento in opera componenti edili ed impiantistiche			
CODICE ELABORATO: 16GA088		AR.01.A	
VAR. N.	DESCRIZIONE MODIFICA	DATA	SOSTITUISCE ELABORATO
0	PRIMA EMISSIONE	30.06.2018	/
EMESSO PER:			
Consulenza <input type="checkbox"/>		Progetto preliminare <input type="checkbox"/>	Progetto esecutivo <input checked="" type="checkbox"/>
Richiesta autorizzazione <input type="checkbox"/>		Progetto definitivo <input type="checkbox"/>	Direzione Lavori <input type="checkbox"/>
Il progettista Ing. Claudio Pantanali		Il committente	
Il direttore tecnico Ing. Claudio Pantanali			

QUESTO DISEGNO E' DI PROPRIETA' DELLA EUROPROGETTI S.r.l. E NE E' VIETATA LA RIPRODUZIONE A TERMINI DI LEGGE